


ROZDZIELNIA GŁÓWNA RG

IP - 40, 50 Hz 230/400 V 3L+N+PE

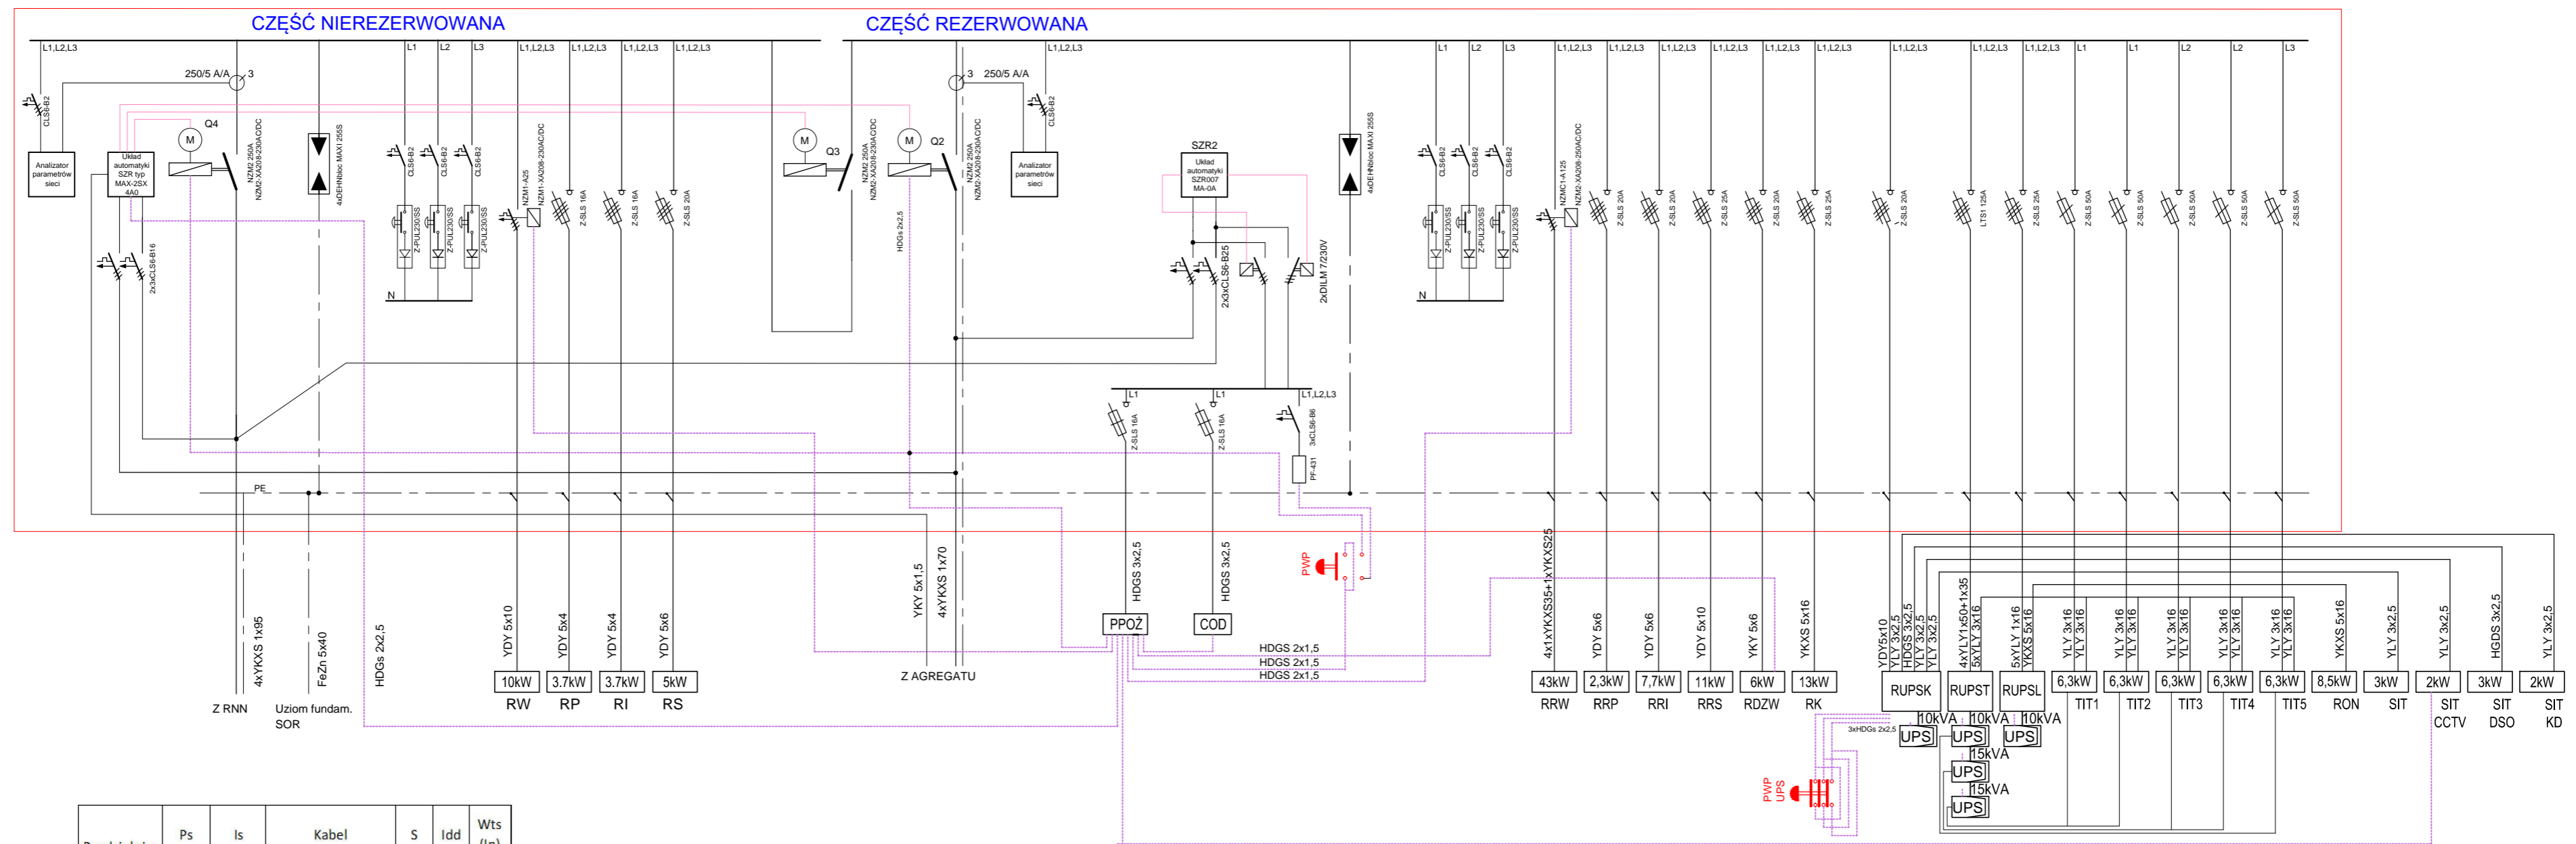

Rozdzielnica	Ps	Is	Kabel	S	Idd	Wts (In)
	kW	A				
RUPST	40,00	59,59	4xYKXS 1x50 + 1x25	50	141	125
RUPSK	10,00	14,90	YDY 5x10	10	41	20
RUPSL	10,00	14,90	YDY 5x10	10	41	20
RP	3,70	5,51	YDY 5x6	6	31	20
RRP	2,30	3,43	YDY 5x6	6	31	20
RI	3,70	5,51	YDY 5x6	6	31	20
RRI	7,70	11,47	YDY 5x6	6	31	20
RS	5,00	7,45	YDY 5x6	6	31	20
RRS	11,00	16,39	YDY 5x10	10	41	25
RW	10,00	14,90	YDY 5x10	10	41	25
RRW	42,79	63,75	4xYKXS 1x35 + 1x25	35	94	80
RK	13,20	19,67	YKY 5x16	16	65	25
RRTG	50,00	74,49	4xYKXS 1x35 + 1x25	35	94	80
RDZW	6,00	8,94	YKY 5x6	6	32	20
RRON	8,50	12,66	YKY 5x6	6	32	16

- RUPST - ROZDZIELNICA UPS TIT
- RUPSK - ROZDZIELNICA UPS DEDYKOWANEJ INST. SIECI TELETECH.
- RUPSL - ROZDZIELNICA UPS ROZDZIELNICY OŚW. ŁĄDOWISKA RON
- RP - ROZDZIELNICA PIWNICY
- RRP - ROZDZIELNICA REZERWOWANA PIWNICY
- RI - ROZDZIELNICA IZBY PRZYJĘĆ
- RRI - ROZDZIELNICA REZERWOWANA IZBY PRZYJĘĆ
- RS - ROZDZIELNICA SOR
- RRS - ROZDZIELNICA REZERWOWANA SOR
- RW - ROZDZIELNICA WENTYLACJI
- RRW - ROZDZIELNICA REZERWOWANA WENTYLACJI
- RK - ROZDZIELNICA DEDYKOWANEJ INST. SIECI KOMP.
- RRTG - ROZDZIELNICA RENTGENA
- RDZW - ROZDZIELNICA DZWIGU
- RRON - ROZDZIELNICA REZERWOWANA OŚWIETLENIA ŁĄDOWISKA
- SIT - SZAFKA 47U INSTALACJI TELEKOMUNIKACYJNEJ, KD, CCTV

+ **BSIPSZ**
 BIURO STUDIÓW I PROJEKTÓW SŁUŻBY ZDROWIA

tel.: 71 355 73 66 • fax: 71 355 74 31 • e-mail: poczta@bsipsz.pl • web: www.bsipsz.pl

jednostka projektowa: BIURO STUDIÓW I PROJEKTÓW SŁUŻBY ZDROWIA WE WROCŁAWIU SP. Z O.O.
pl. Solidarności 1/3/5 ; 53-661 Wrocław

inwestor: POWIATOWE CENTRUM MEDYCZNE W GRÓJCU SP. Z O.O.
ul. Ks. Piotra Skargi 10 ; 05-600 Grójec

temat: BUDOWA SZPITALNEGO ODDZIAŁU RATUNKOWEGO Z WYPOSAŻENIEM WRAZ Z BUDOWĄ ŁĄDOWISKA DLA ŚMIGŁOWCÓW RATUNKOWYCH LOTNICZEGO POGOTOWIA RATUNKOWEGO W POWIATOWYM CENTRUM MEDYCZNYM W GRÓJCU

ZESPÓŁ PROJEKTOWY:		
elektryka:	nr uprawnień:	podpisy:
projektant: mgr inż. Leszek Tamogrodzki uprawnienia w specjal. elektrycznej bez ograniczeń	OPL/0310/PWOC / 07	
sprawdzający:		

temat rysunku: RG - ROZDZIELNICA GŁÓWNA SCHEMAT SZPITALNY ODDZIAŁ RATUNKOWY Z IZBĄ PRZYJĘĆ	stadium: PROJEKT WYKONAWCZY
	branża: ELEKTRYKA data: 02.2017
	skala: 1:100 nr rysunku: IE-10