

ZESTAWIENIE POMIESZCZEŃ PARTERU			
Nr pom	Nazwa pomieszczenia	Pow. [m <sup>2</sup> ]	Posadzka
0/01	PRZEDSIÓNEK IZBY PRZYJĘĆ	7.53	gres
0/02	SZATNIA PACJENTÓW IP	6.94	wykt. PCV
0/03	ZAPLECZE REJESTRACJI	20.13	wykt. PCV
0/04	REJESTRACJA IP	10.06	wykt. PCV
0/05	POCZEKALNIA IP KOMUNIKACJA	93.1	wykt. trudnozapał
0/05a	STANOWISKO WYWIADU MED.	10.2	wykt. PCV
0/06	GAB. DIAG.-ZABIEG. IZBY PRZYJĘĆ	24	wykt. antyelekt.
0/07	GAB. KONSULTAC. IZBY PRZYJĘĆ	16.65	wykt. PCV
0/08	GAB. IZBY PRZYJĘĆ DLA DZIECI	16.61	wykt. PCV
0/09	ŁAZ. IP DZIECI	6.34	wykt. PCV
0/10	GAB. DIAG.-ZABIEG. GINEKOL.-POŁOŻ.	27.92	wykt. PCV
0/10a	KABINA HIGIENICZNA	6.34	wykt. PCV
0/11	GABINET USG	14.14	wykt. antyelekt.
0/11a	POK. PIEŁG. ODDZIAŁ	8.12	wykt. PCV
0/11b	MAGAZYN LEKÓW	3.26	wykt. PCV
0/12	ŁAZIENKA NPS Z WÓZEK-W.	8.37	wykt. antyposlizg.
0/13	TOAILETA PACJENT. M.	5.2	wykt. PCV
0/14	TOAILETA PACJENT. K.	4.01	wykt. PCV
0/15	MAGAZYN BIELIŻNY	4.08	wykt. PCV
0/16	POM. PORZĄDK.	3.65	wykt. PCV
0/17	WC NPS PACJENTÓW	6.27	wykt. PCV
0/18	MAGAZYN SPRZĘTU	8.09	wykt. PCV
0/19	STREFA SEGREGACJI TRIAGE	31.97	wykt. PCV
0/20	REJESTRACJA SOR	11	wykt. PCV
0/21	POM. DEKONTAM.	9.37	wykt. antyposlizg.
0/22	POM. OBSERWACJI DODATKOWE	17.36	wykt. PCV
0/23	PRZEDSIÓNEK SOR	7.9	gres
0/23a	POM. PRO-MORTE	4.54	wykt. PCV
0/24	GABINET KONSULT.	12.67	wykt. PCV
0/25	GABINET KONSULT.	12.78	wykt. PCV
0/26	SALA RESUS.-ZABIEG.	51.14	wykt. PCV
0/27	KOMUNIKACJA SOR / TRUDNOZAP.	95.07	wykt. PCV / trudnozapał
0/28	SALA OBSERWACYJNA	56.89	wykt. PCV
0/28a	ŁAZIENKA PACJENTÓW	7.54	wykt. antyposlizg.
0/29	BRUDOWNIK	6.35	wykt. PCV
0/30	KORYTARZ WEWN. SOR	52.76	wykt. trudnozapał
0/31	SLUZA	7.87	wykt. PCV
0/31a	SALA INTENS. TERAPII	35.57	wykt. antyelekt.
0/32	KORYTARZ WEWNĘTRZNY	16.89	wykt. PCV
0/32a	POM. PRZYGOT. LEKARZY	9.31	wykt. PCV
0/33	SALA TERAPII NATYCHM.	34.55	wykt. antyelekt.
0/34	SALA OPER. TR. GIPSOWYCH	13.21	wykt. PCV
0/34a	POM. DEKONTAMIN.	7.51	wykt. PCV
0/35	KORYTARZ EWAKUACYJNY	10.96	wykt. trudnozapał
0/36	KŁATKA SCHODOWA	19.18	gres
0/37	SZYB WINDOWY	9.09	wykt. PCV
0/38	KORYTARZ WEWN. SOR	26.09	wykt. trudnozapał
0/39	TOAILETA PERS. M.	5.73	wykt. PCV
0/40	TOAILETA PERS. K.	4.19	wykt. PCV
0/41	POKOJ RĄTOWNIKÓW	17.16	wykt. PCV
0/42	POKOJ RĄTOWNIKÓW	17.33	wykt. PCV
0/43	GABINET KIER. SOR	14.27	wykt. PCV
0/44	POKOJ SOCJALNY	15.12	wykt. PCV
0/45	POK. LEK. DYŻUR. Z ŁAZIENKĄ	17.19	wykt. PCV
0/46	KOMUNIKACJA	68.08	wykt. trudnozapał
0/47	POKOJ OPISOWY	20.46	wykt. PCV
0/48	STEROWNIA	8.03	wykt. antyelekt.
0/49	PRACOWNIA RTG	25.9	wykt. antyelekt.
0/50	KABINA	3.27	wykt. PCV
0/51	KABINA	5.73	wykt. PCV
0/52	KABINA HIGIENICZNA	5.18	wykt. PCV
0/53	WIATA DLA KARETEK	80.8	pos. betonowa
<b>RAZEM [m<sup>2</sup>] 1191.02</b>			

- LEGENDA:**
- SUFIT PODWIESZONY MODUŁOWY 60x60cm
  - SUFIT PODWIESZONY HIGIENICZNY MODUŁOWY 60x60cm LUB Z PŁYT GK
  - SUFIT PODWIESZONY Z PŁYT G-K
  - SUFIT PODWIESZONY Z PŁYT G-K WODOODPORNY
  - PARAWANY SUFITOWE MIĘDZYŁÓŻKOWE

- ELEMENTY INSTALACJI SANITARNYCH:**
- ANEMOSTAT WYWIEWNY
  - ANEMOSTAT NAWIEWNY
  - ZAWÓR WYWIEWNY
  - ZAWÓR NAWIEWNY
  - WYWIEW SCIENNY
  - NAWIEW SCIENNY
  - KURTYNNA POWIETRZNA

- ELEMENTY INSTALACJI ELEKTRYCZNYCH:**  
DOBÓR - WG PROJEKTU BRANŻY ELEKTRYCZNEJ
- OPRAWA LEDOWA MODUŁOWA - KOMUNIKACJA
  - OPRAWA LEDOWA MODUŁOWA - SUFIT SZCZELNY
  - OPRAWA LEDOWA TYPU DOWN LIGHT
  - OPRAWA NASTROPOWA

**BSIPSZ**  
BIURO STUDIÓW I PROJEKTÓW SŁUŻBY ZDROWIA  
tel.: 71 355 73 66 • fax: 71 355 74 51 • e-mail: poczta@bsipsz.pl • www.bsipsz.pl

jednostka projektowa: BIURO STUDIÓW I PROJEKTÓW SŁUŻBY ZDROWIA WE WROCŁAWIU SP. Z O.O.  
ul. Solidarności 13/5, 53-661 Wrocław


inwestor: POWIATOWE CENTRUM MEDYCZNE W GRÓJCU SP. Z O.O.  
ul. Ks. Piotra Skargi 10, 05-600 Grójec

temat: BUDOWA SZPITALNEGO ODDZIAŁU RATUNKOWEGO Z WYPOSAŻENIEM WRAZ Z BUDOWĄ ŁAWISKA DLA ŚMIĘCZÓW/OCWÓW RATUNKOWYCH LOTNICZEGO POGOTOWIA RATUNKOWEGO W POWIATOWYM CENTRUM MEDYCZNYM W GRÓJCU

ZESPÓŁ PROJEKTOWY:  
architektura: mgr inż. arch. Beata Miszczak  
projekt: mgr inż. arch. Beata Miszczak  
opracowanie: tech. Emilia Zabuśka  
sprawdzenie: mgr inż. arch. Stefan Głaz

nr uprawnień: W-471/01  
W-699/03

projekt wykonawczy: data: 03.2017  
branża: ARCHITEKTURA  
skala: 1:100  
nr rysunku: A-26

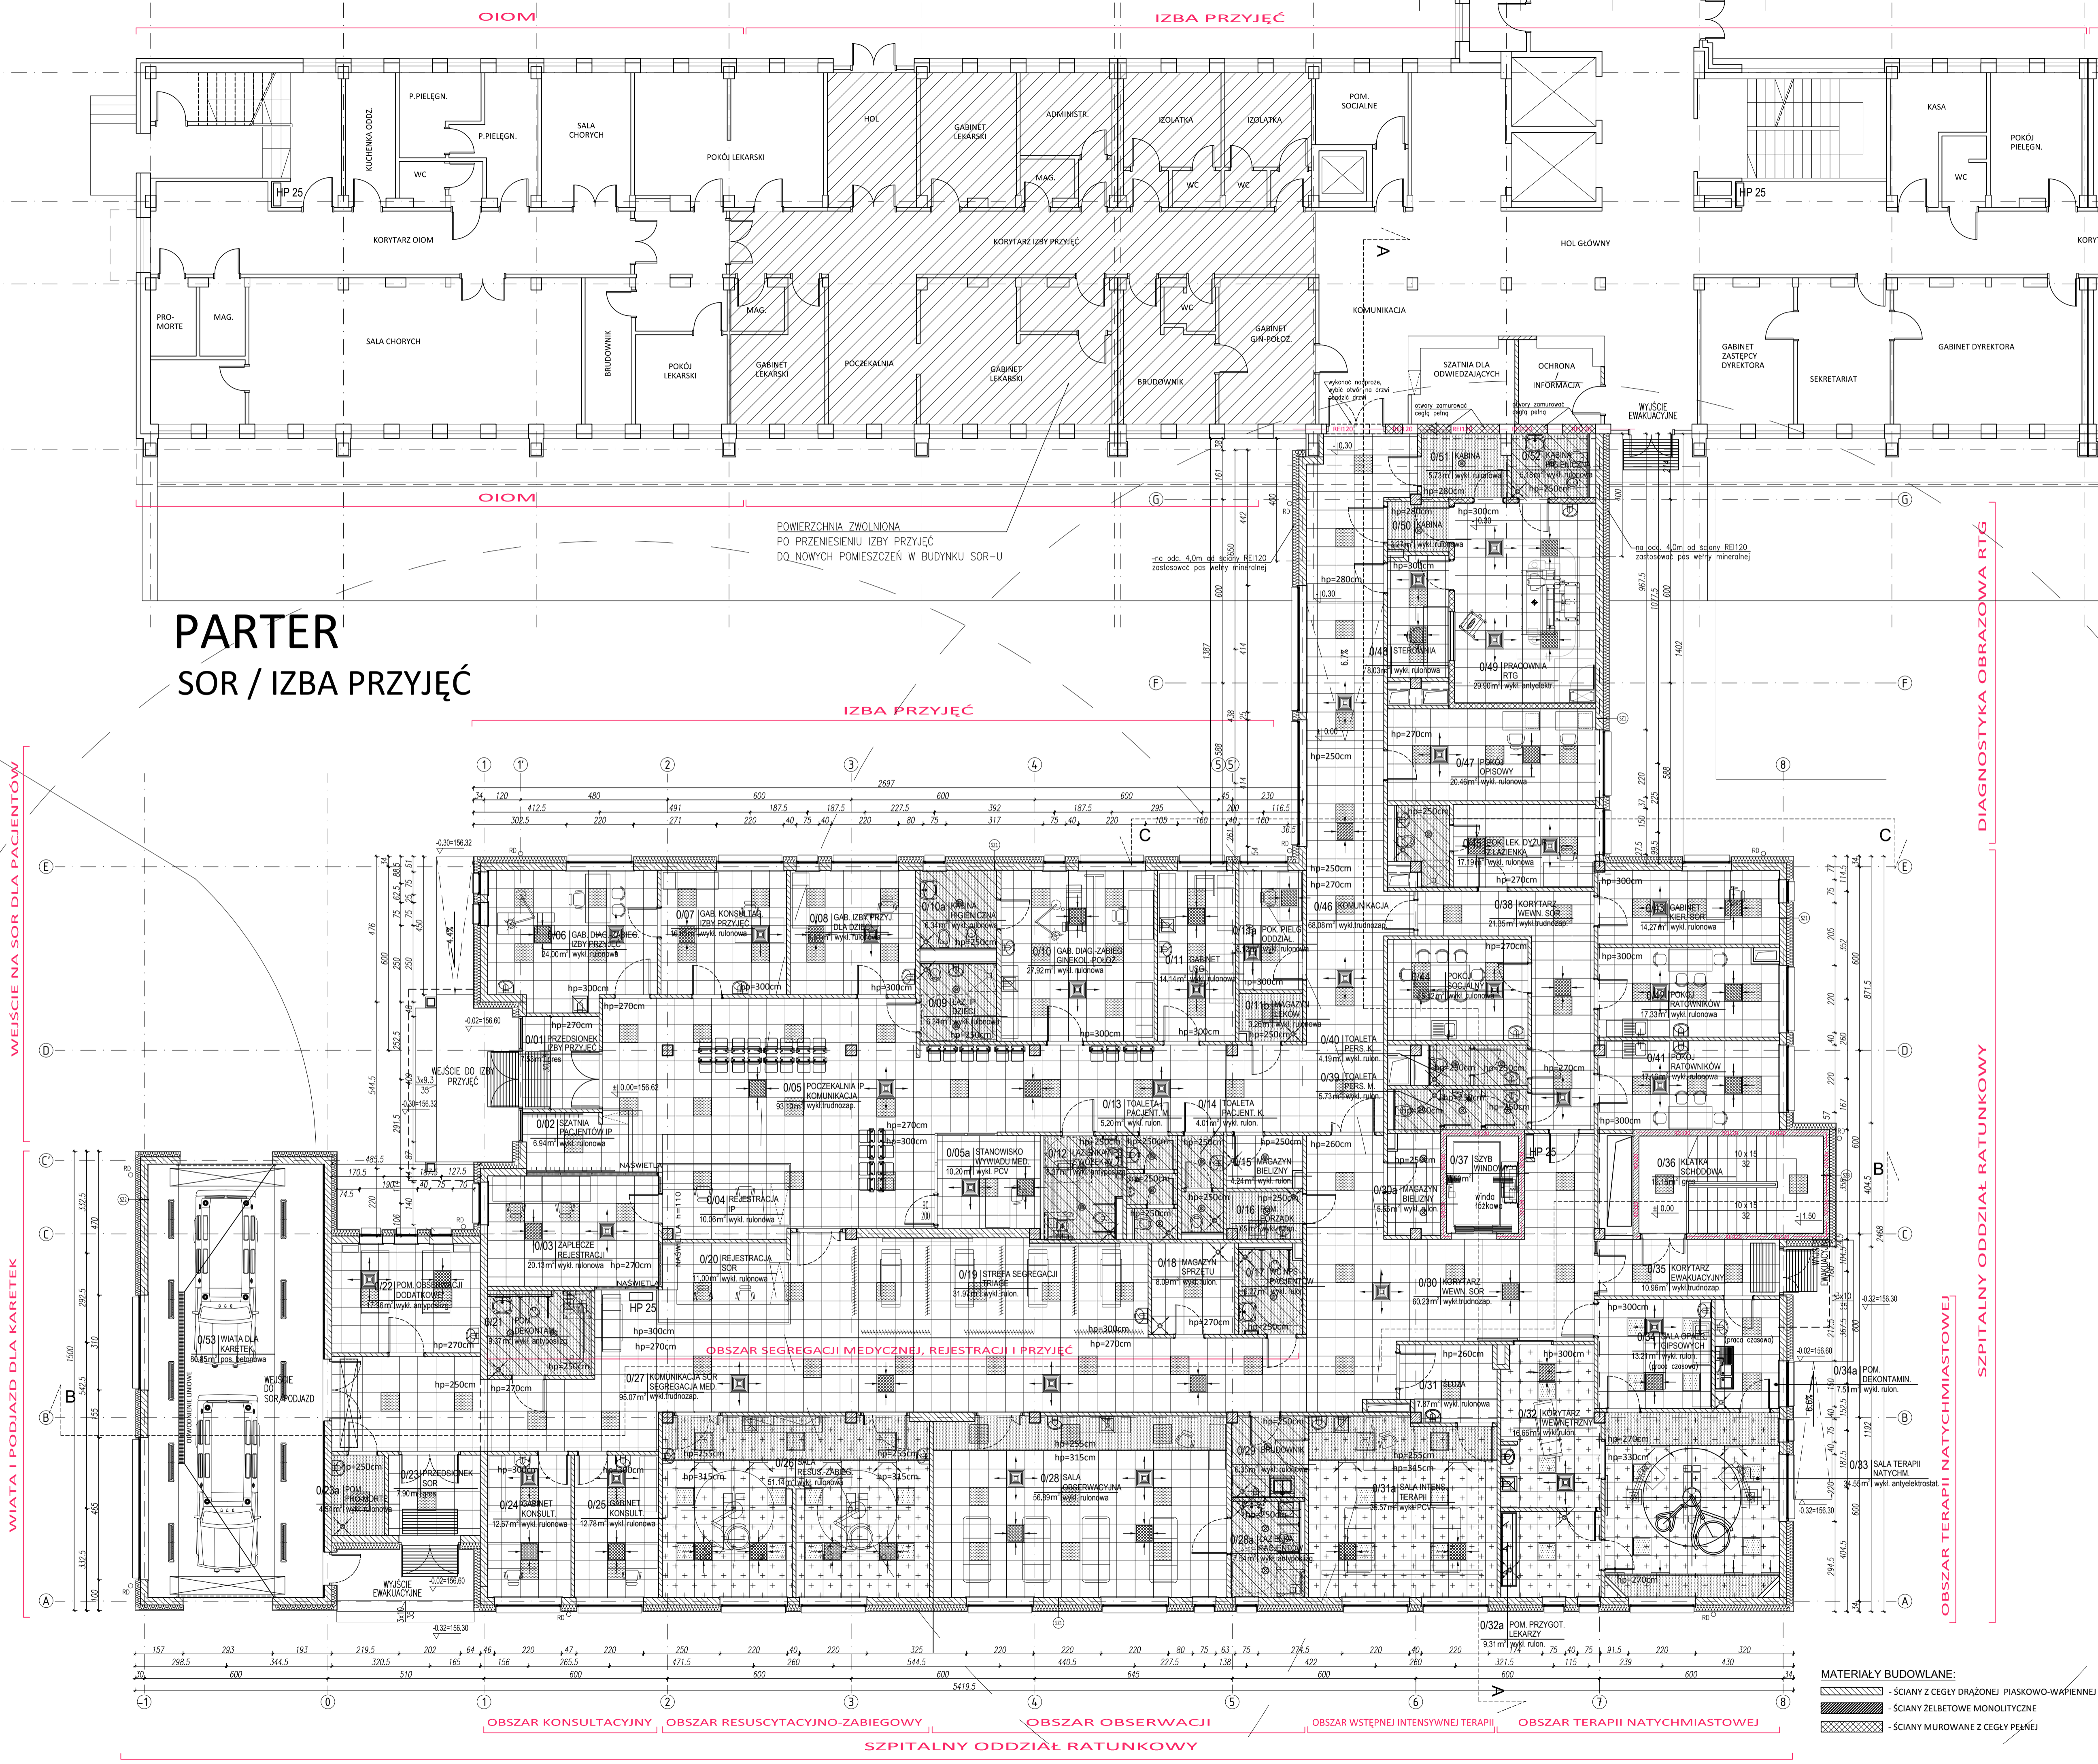

# PARTER SOR / IZBA PRZYJĘĆ

WEJŚCIE NA SOR DLA PACJENTÓW

WIATA I PODJAZD DLA KARETEK

DIAGNOSTYKA OBRAZOWA RTG

SZPITALNY ODDZIAŁ RATUNKOWY

OBSZAR TERAPII NATYCHMIASTOWEJ

OBSZAR KONSULTACYJNY    OBSZAR RESUSCYTACyjNO-ZABIEGOWY    OBSZAR OBSERWACJI    OBSZAR WSTĘPNEJ INTENSywNEJ TERAPII    OBSZAR TERAPII NATYCHMIASTOWEJ

**SZPITALNY ODDZIAŁ RATUNKOWY**

- MATERIAŁY BUDOWLANE:**
- ściany z cegły drażonej / piaskowo-wapiennej
  - ściany żelbetowe monolityczne
  - ściany murowane z cegły pełnej