


PRZEKRÓJ C-C

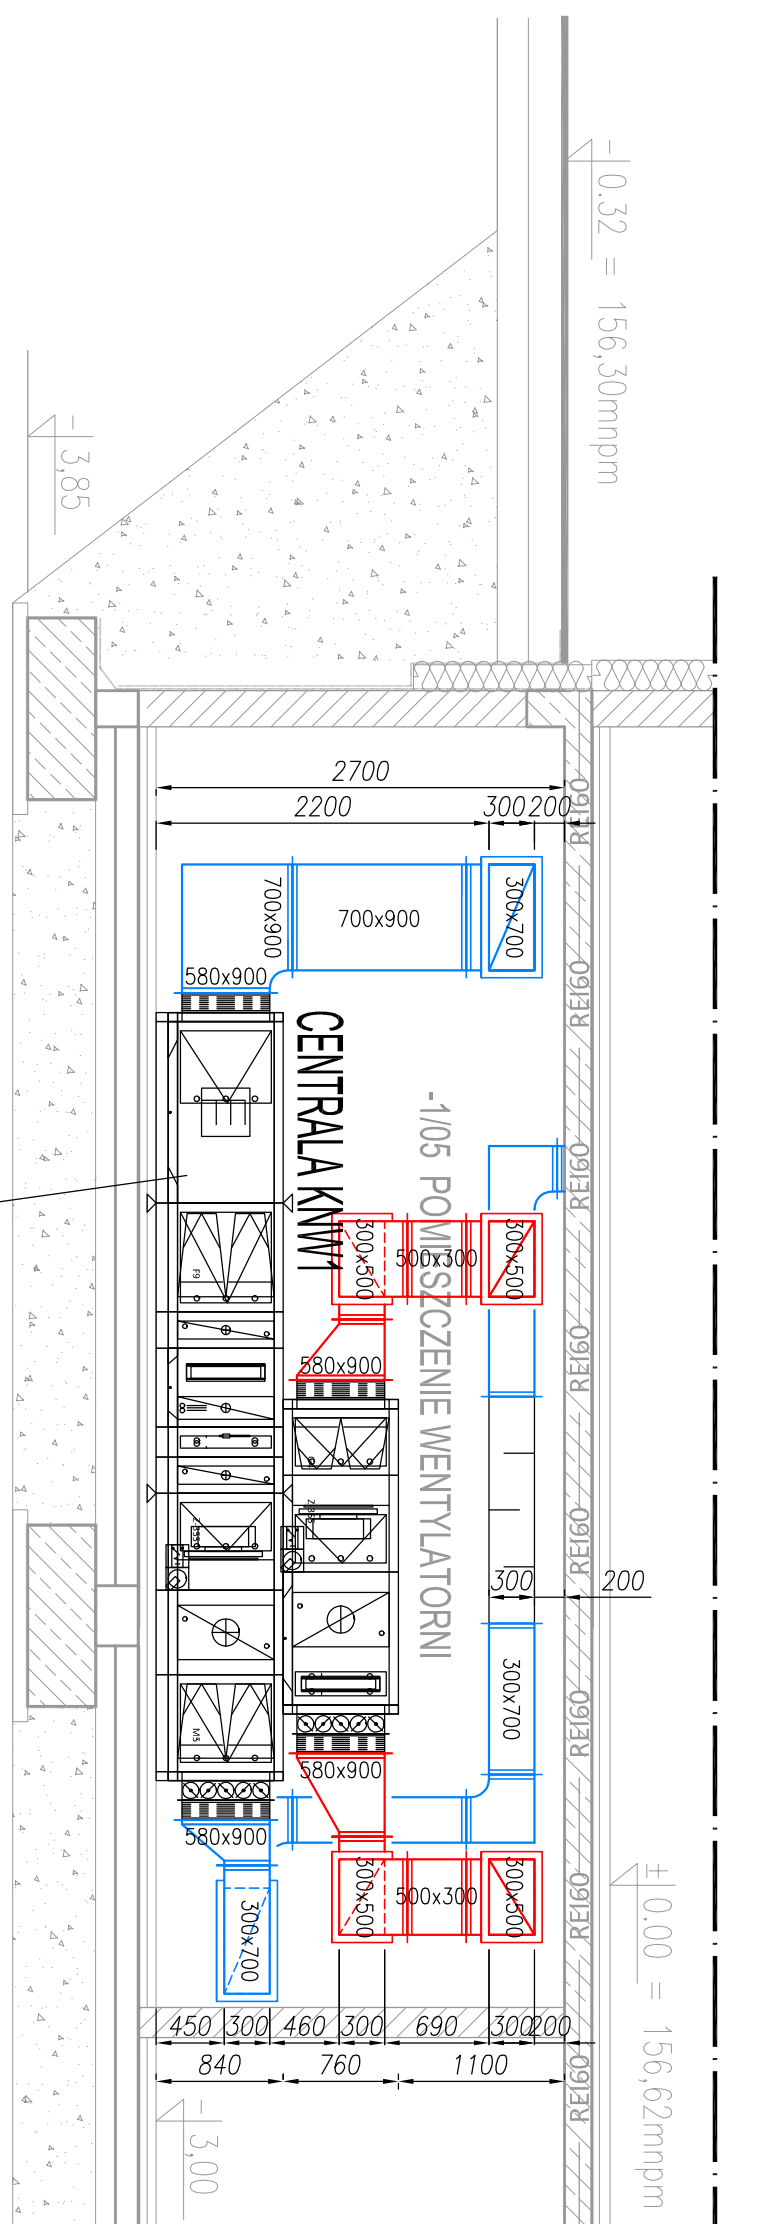

Centrala wentylacyjna nawiewno-wywiewna ukt. KNW1 z odzyskiem ciepła na wymienniku glikolowym, o param. pracy $V_n=4310\text{m}^3/\text{h}$ i $dp=1211\text{Pa}$; $V_w=3900\text{m}^3/\text{h}$ i $dp=912\text{Pa}$; $Q_{ch}=23,70\text{kW}$ (R410A); $Q_n=25,40\text{kW}$ (woda 80/60°C); sekcja nawilżacza parowego E=30,0kg/h, $Q=22,50\text{kW}$ (3x400V/50Hz); wymiary urządzenia oxbxh (5080x1080x1600mm); $Q=1196\text{kg}$

OZNACZENIA:

- PROJ. PRZEWÓD NAWIEWNY WENT. MECH.
- PROJ. PRZEWÓD WYWIEWNY WENT. MECH.
- PROJ. PRZEWÓD WYWIEWNY ELASTYCZNY WENT. MECH.
- WYMIAR PROJ. PRZEWODU WENT. MECH.
- STRUMIEN PRZEPŁYWU POWIETRZA



tel.: 71 355 73 66 • fax: 71 355 74 31 • e-mail: poczta@bsipsz.pl • web: www.bsipsz.pl
 jednostka BIURO STUDIÓW I PROJEKTÓW SŁUŻBY ZDROWIA WE WROCŁAWIU SP. Z O.O.
 projektowa: pl. Solidarności 1/3/5 : 53-661 Wrocław

inwestor: POWIATOWE CENTRUM MEDYCZNE W GRÓJCU SP. Z O.O.
 ul. Ks. Piotra Skargi 10 : 05-600 Grójec

temat: BUDOWA SZPITALNEGO ODDZIAŁU RATUNKOWEGO Z WYPOSAŻENIEM WRAZ Z BUDOWĄ LĄDOWISKA DLA SMIGLOWCÓW RATUNKOWYCH LOTNICZEGO POGOTOWIA RATUNKOWEGO W POWIATOWYM CENTRUM MEDYCZNYM W GRÓJCU

ZESPÓŁ PROJEKTOWY:

instalacje sanitarne: nr uprawnień: podpis:

projektant: Jerzy Fabisiak 246 / 80 / NPEP

opracowanie: mgr inż. Maciej Wrona

mgr inż. Sławomir Szewczyk

temat rysunku: PRZEKRÓJ C-C

WENTYLACJA MECHANICZNA KLIMATYZACJA

PROJEKT WYKONAWCZY

stan: WENT. MECH. data: 03.2017

skala: 1:30 nr rysunku: WM-06